


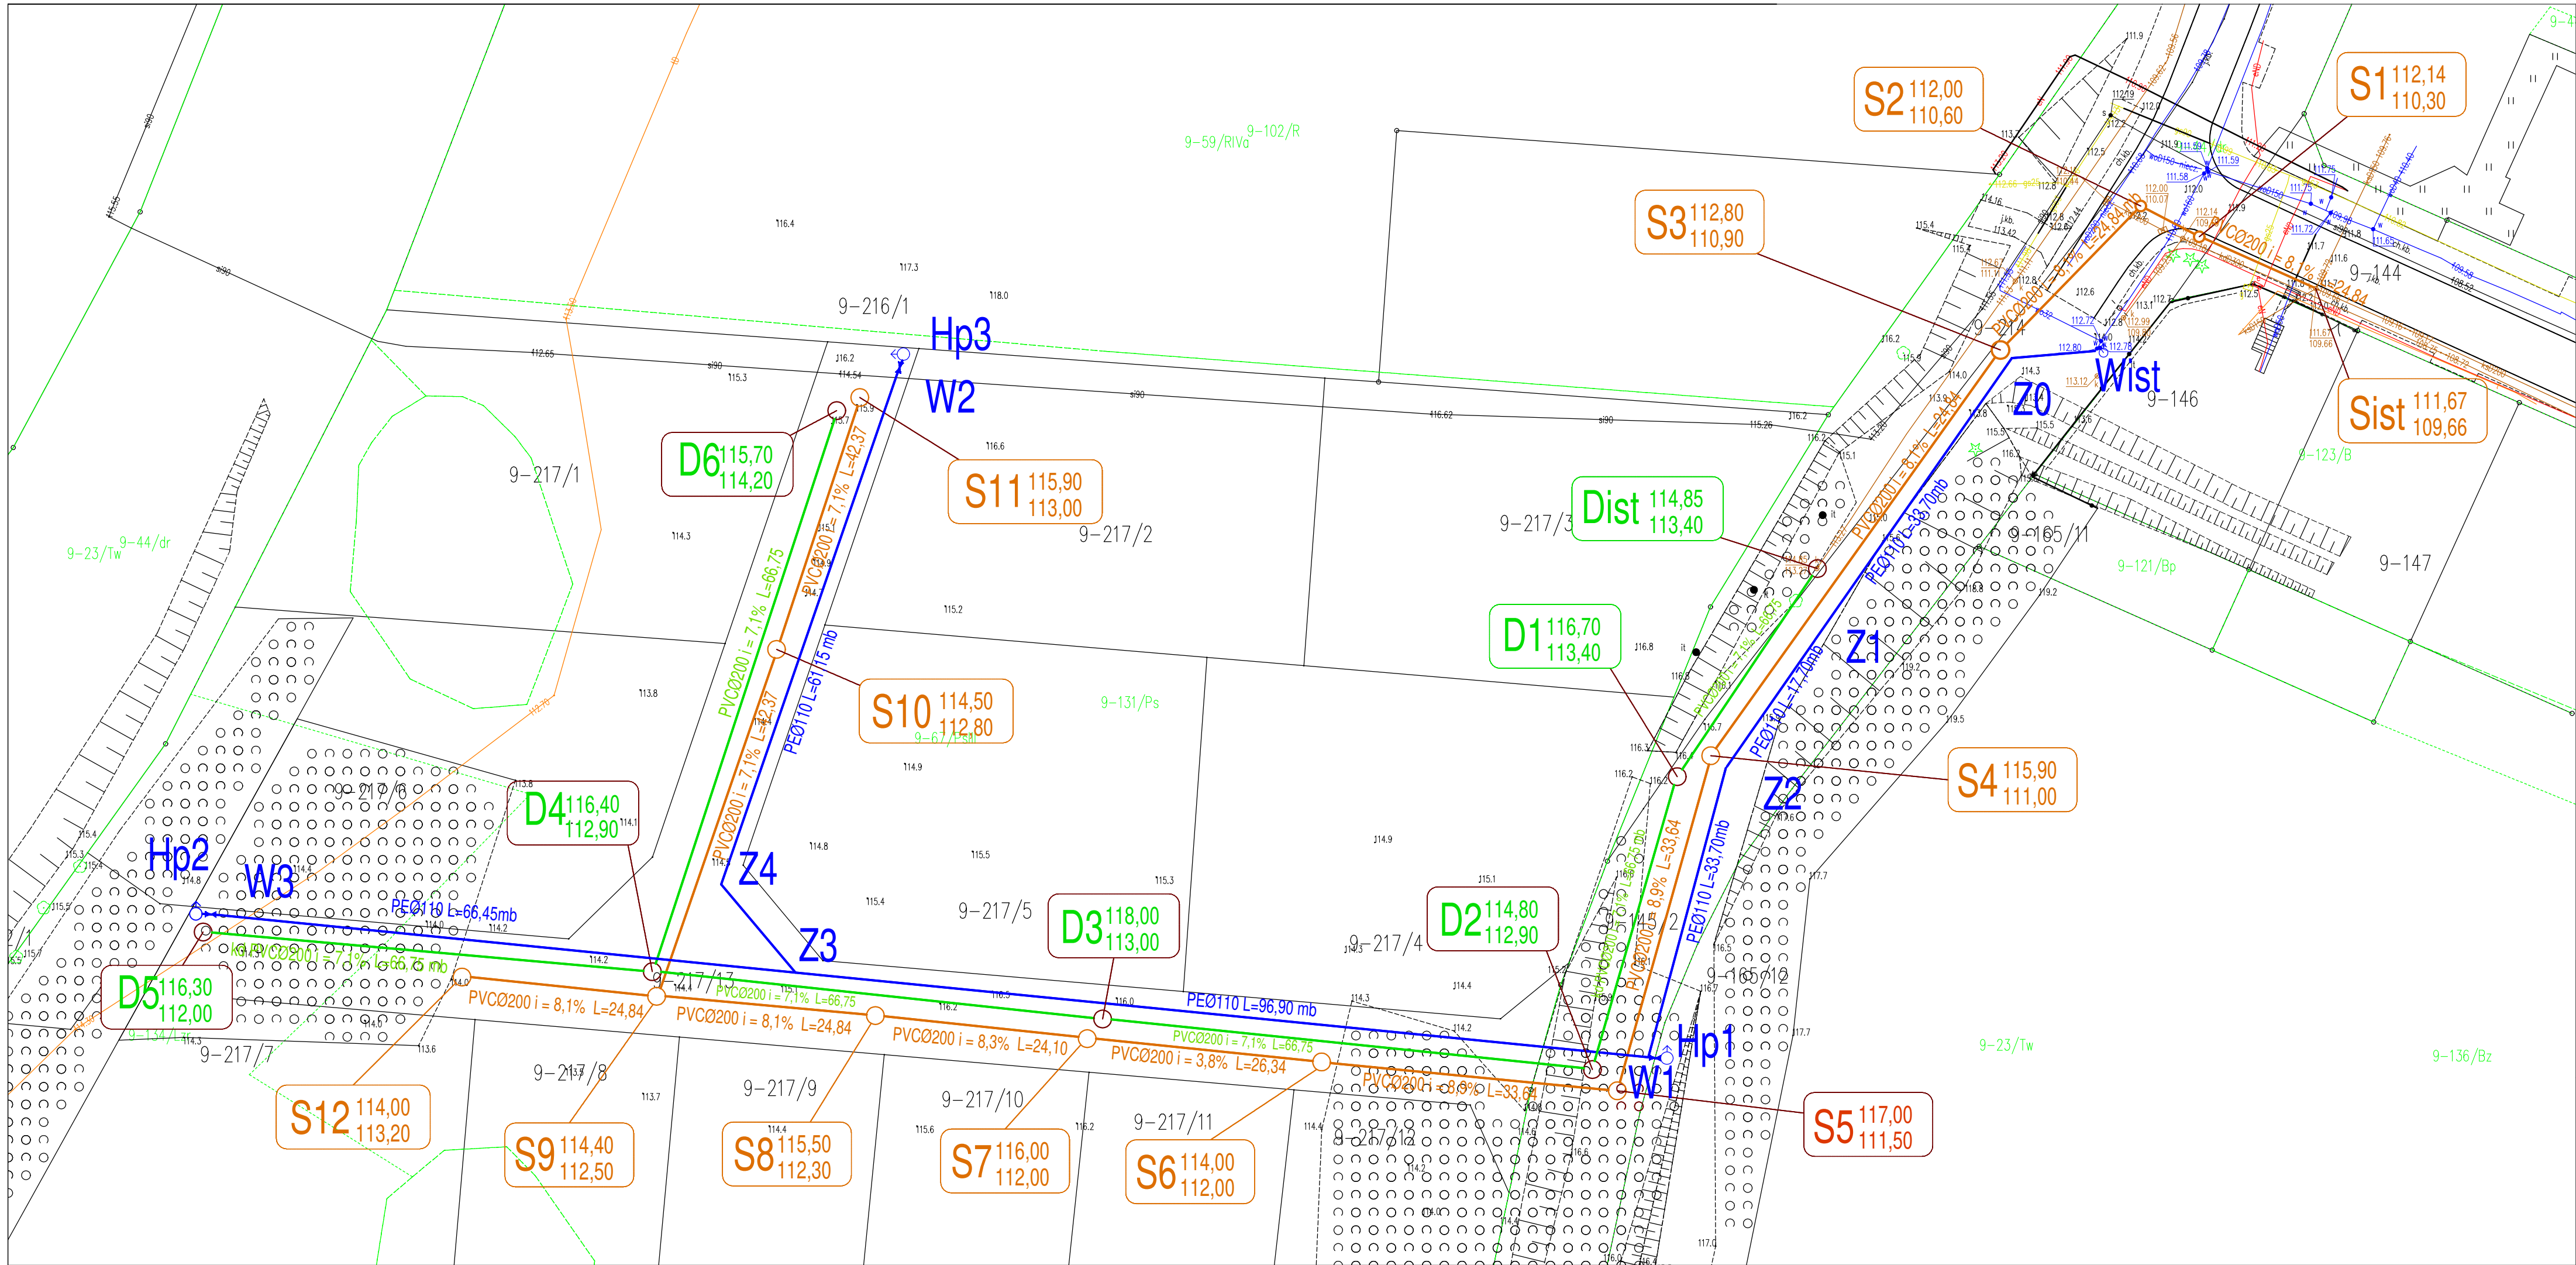

PROJEKT ZAGOSPODAROWANIA TERENU

skala 1:500

OBIEKT: SIEĆ WODOCIĄGOWA, KANALIZACJI SANITARNEJ I DESZCZOWEJ
DZ NR. : 217/13, 214,145/2,144 OBRĘB: 009 Lidzbark Warmiński
INWESTOR: Przedsiębiorstwo Wodociągów i Kanalizacji Sp.z.o.o
w Lidzbarku Warmińskim
ul. Marsz. Józefa Piłsudskiego 18
11-100 Lidzbark Warmiński

LEGENDA:

- PE Ø110 projektowana sieć wodociągowa PE RC Ø110mm
- projektowany hydrant nadziemny ppoż Ø80
- projektowana zasowa wodociągowa krótka Ø80 mm
- ks PVC Ø 200 projektowana sieć kanalizacji sanitarnej
- kd PVC Ø 200 projektowana sieć kanalizacji deszczowej
- D Ø projektowana studnia betonowa kd Ø1200mm
- S Ø projektowana studnia kanalizacji sanitarnej ks Ø1200mm

Oświadczam że treść mapy, na której wykonano niniejszy projekt jest zgodna z treścią poświadczoną przez wykonawcę mapy do celów projektowych opracowanej w wyniku pozytywnie zweryfikowanych prac geodezyjnych
Identyfikator ewidencyjny operatu technicznego: P.2809.2013.146
Data przyjęcia operatu technicznego do zasobu: 24.02.2023

Michał Sadowski

WAM/0035/PWOS/17

w spec. instalacyjnej w zakresie sieci instalacji i urządzeń ciepłych, wentylacyjnych, gazowych, wodociągowych i kanalizacyjnych

JEDNOSTKA PROJEKTOWA: PROJEKTOWANIE, NADZORY, WYKONAWSTWO,
DORADZTWO SIECI INSTALACJI I URZĄDZENIA SANITARNE
eMSanit
Michał Sadowski
ul. Stanisława Konarskiego 15C 11-100 Lidzbark Warmiński
NIP: 7431939599 emsanit@wp.pl tel. 575-308-683

ADRES OBIEKTU: DZ. NR. : 217/13, 214,145/2,144 OBRĘB: 009 Gmina Lidzbark Warmiński
NAZWA OBIEKTU: SIEĆ WODOCIĄGOWA, KANALIZACJI SANITARNEJ I DESZCZOWEJ
PRZEDMIOT RYSUNKU: PROJEKT ZAGOSPODAROWANIA TERENU
INWESTOR: Przedsiębiorstwo Wodociągów i Kanalizacji Sp.z.o.o w Lidzbarku Warmińskim ul. Marsz. Józefa Piłsudskiego 18 11-100 Lidzbark Warmiński
STADIUM: PZT
NR RYS: RYS.1
SKALA: 1:500

PROJEKTANT: mgr inż. Michał Sadowski
PROJEKTANT SPRAWDZAJĄCY: mgr inż. Andrzej Kabala
NR. UPRAWNIENIE: WAM/0035/PWOS/17 w spec. instalacyjnej w zakresie sieci instalacji i urządzeń ciepłych, wentylacyjnych, gazowych, wodociągowych i kanalizacyjnych
NR. UPRAWNIENIE: WAM/0041/PWOS/18 w spec. instalacyjnej w zakresie sieci instalacji i urządzeń ciepłych, wentylacyjnych, gazowych, wodociągowych i kanalizacyjnych
DATA: 04.2023r.
PODPIS: